

+ 395,3

523


735

20φ


 
 



556


Q 567

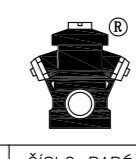565

VYPRACOVAL Rodka MRAČKOVÁ	KONTROLOVAL Ing. J. Malá	ZODP. PROJ. Ing. P. PUCHTA	HP Ing. J. Malá	<b>PROVOD inž. spol. s r.o.</b> V Podřetí 228/28 400 01 Ůstí n/L tel.: 475 201 580 provod@provod.cz http://www.provod.cz		
INVESTOR: obec Chválenice, z.p.21, 332 05 Chválenice						
STAVBA: <b>CHVÁLENICE - ČOV A KANALIZACE</b>				FORMÁT 6 x A4	ČÍSLO PARÉ	
OBSAH: PODROBNÁ SITUACE - část 2				STUPEŇ PD	DATUM 4/2019 MĚŘÍTKO 1 : 1000 kótovšne v mm Č. ZAKÁZKY 04/072	
				Č. VÝKRESU		SS_02-2

LEGENDA:

-  KANALIZACE gravitační - 1.část
-  KANALIZACE tlaková - 1.část
-  KANALIZACE gravitační - 2.část
-  NN PŘÍPOJKA
-  KANALIZACE STAVAJÍCÍ - jednotná
-  KANALIZACE STAVAJÍCÍ - dešťová

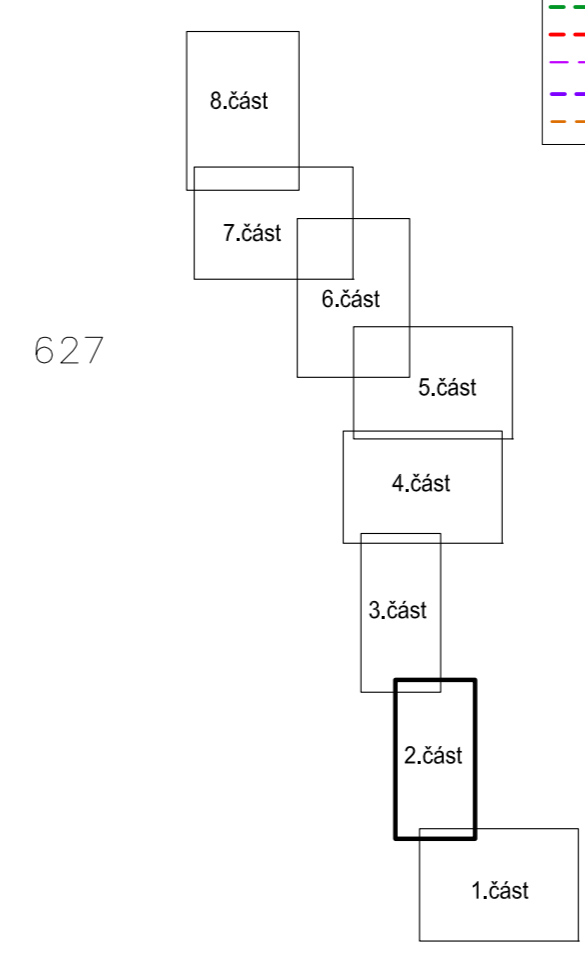

HP-955,63m

626 HP-1137,55m

LB10-1185,89m

LB11-1234,47m

627

624