


III/18329 CHVÁLENICE - PRŮTAH
KOORDINAČNÍ SITUACE 1:500

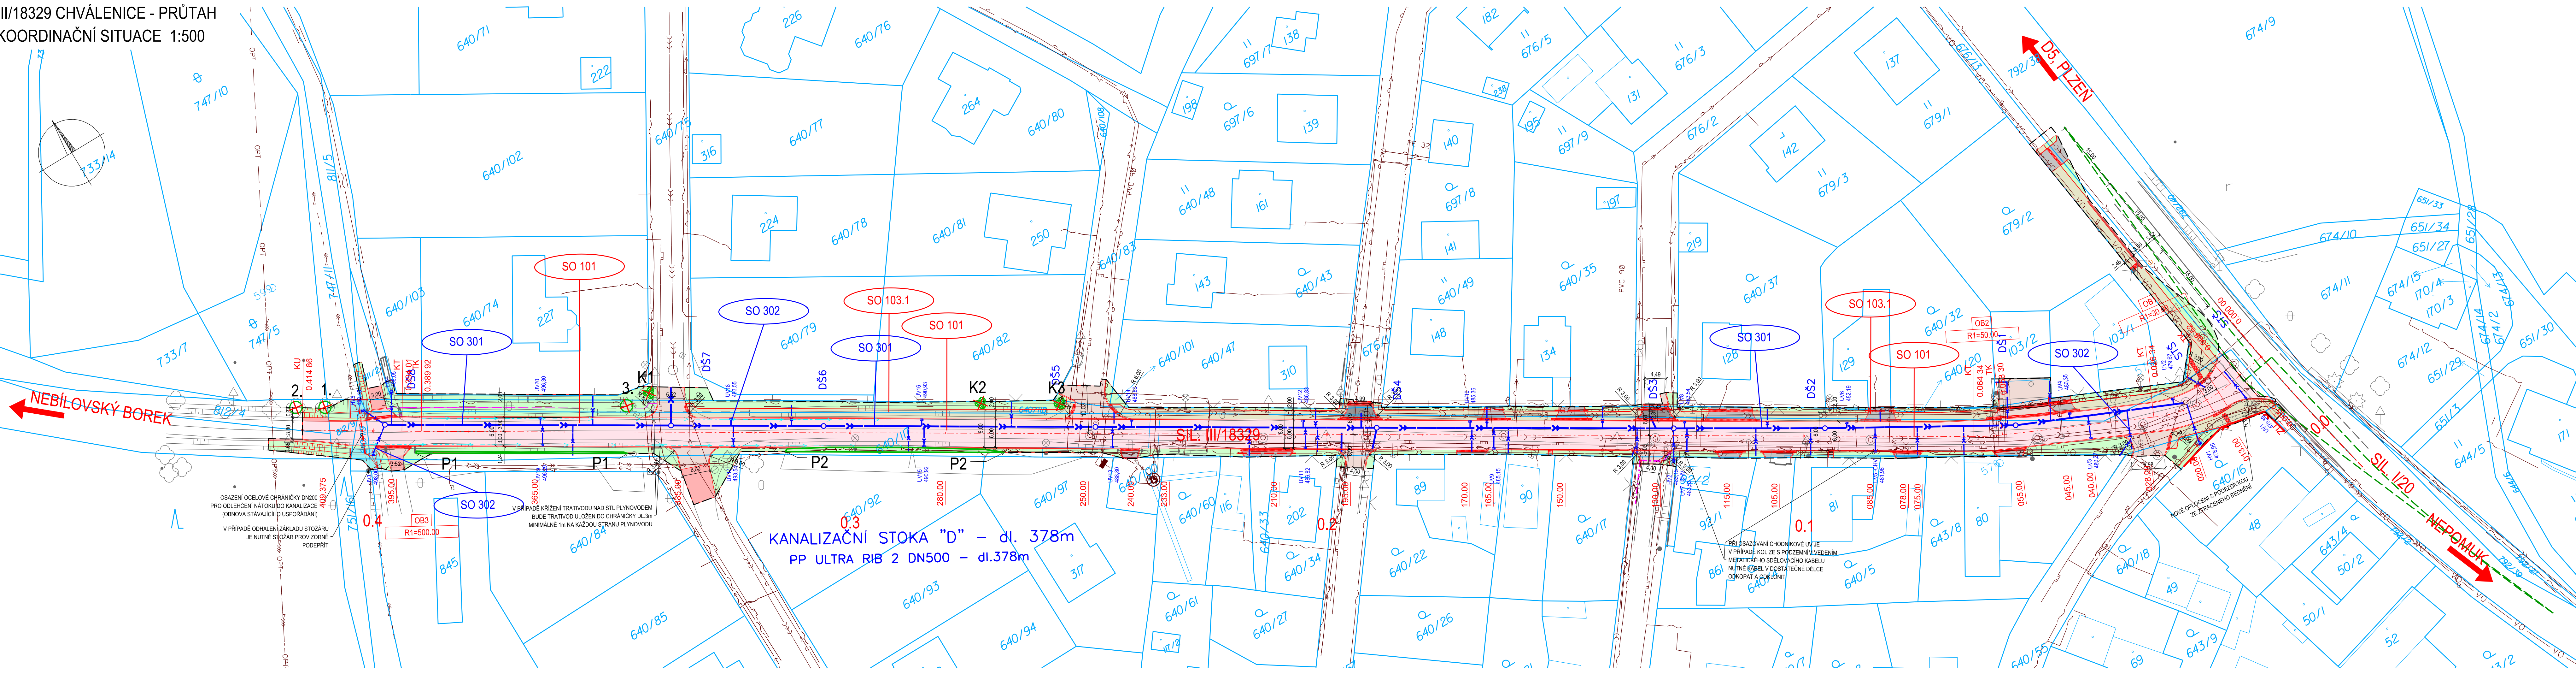


LEGENDA:

- ASFALT VOZOVKA
- NEZPEVNĚNÁ KRAJNICE, DOSYPÁNÍ FRÉZOVANOU DRŤÍ
- ZPEVNĚNÍ ASFALTOVÝCH VJEZDŮ
- DLAŽBA CHODNÍK (BETONOVÁ DLAŽBA TL. 60 mm V ODSTĚNU PŘÍRODNÍ BARVY)
- BETONOVÁ DLAŽBA TL. 60 mm S VÝSTUPKY V ODSTĚNU ČERVENÉ BARVY
- VIZUÁLNÍ VYZNAČENÍ BEZPEČNOSTNÍHO ODSTUPU Z ČERVENÉ BARVY
- CHODNÍKOVÝ PŘEJEZD (BETONOVÁ DLAŽBA TL. 80 mm V ODSTĚNU PŘÍRODNÍ BARVY)
- SJEZDY K NEMOVITOSTEM (BETONOVÁ DLAŽBA TL. 80mm V ODSTĚNU PŘÍRODNÍ BARVY)
- ZELÉNÍ (OHUMUSOVÁNÍ A OŠETÍ TRAVNÍM SEMENEM)
- ZPEVNĚNÍ PŘÍKOPU DLAŽBOU Z LOMOVÉHO KAMENE DO BETONOVÉHO LOŽE
- NÁVRH KOMUNIKACE
- TRATIVOD DN150
- BETONOVÝ OBRUBNÍK (SILNIČNÍ, PARKOVÝ)
- ULIČNÍ VPUŠT
- 2 x CHRÁNIČKA PE 110mm
- HRANICE STAVBY
- HRANICE PARCEL KN
- ZAMĚŘENÍ STÁVAJÍCÍHO STAVU
- NOVÉ VODOROVNÉ DOPRAVNÍ ZNAČENÍ
- STÁVAJÍCÍ VODOROVNÉ DOPRAVNÍ ZNAČENÍ

ZELÉNÁ KÁČENÁ

- STROMY
- KĚRE
- POROST DŘEVIN

ROZHLÍDEKOVÉ PLE DLE ČSN 736102 ed.2
PRO VOZIDLA SKUPINY 2 PRO $v = 50 \text{ km/h}$

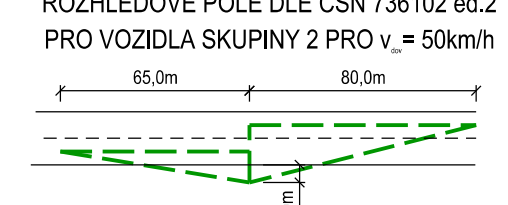

KOORDINOVANÉ STAVBY:

- III/18329 Chválenice průtah, přeložka kabelu CETIN
- III/18329 Chválenice - průtah - SO 103.2

STÁVAJÍCÍ INŽENÝRSKÉ SÍTĚ:

- SDĚLOVACÍ KABEL PODZEMNÍ - CETIN a.s.
- SDĚLOVACÍ KABEL NEPROVOZOVANÝ - CETIN a.s.
- RADIOVÁ SÍŤ - CETIN a.s., T-Mobile a.s.
- OPTICKÉ VEDENÍ NADZEMNÍ - TELCO PRO SERVICES, a.s.
- VO PODZEMNÍ - OBEC CHVÁLENICE
- VODOVOD - ČEVAK s.r.o.
- KANALIZACE DEŠŤOVÁ - OBEC CHVÁLENICE
- KANALIZACE SPLÁŠKOVÁ - OBEC CHVÁLENICE
- NN do 1kV PODZEMNÍ - ČEZ DISTRIBUCE a.s.
- NN do 1 kV NADZEMNÍ - ČEZ DISTRIBUCE a.s.
- VN do 35 kV PODZEMNÍ - ČEZ DISTRIBUCE a.s.
- VN do 35 kV NADZEMNÍ - ČEZ DISTRIBUCE a.s.
- VVN do 110 kV NADZEMNÍ - ČEZ DISTRIBUCE a.s.
- PLYN STL - RWE Distribuční služby s.r.o.
- OPTICKÝ KABEL PODZEMNÍ - MRACKET s.r.o.

PŘELOŽKY INŽENÝRSKÝCH SÍTÍ:

- SO301 - KANALIZACE DEŠŤOVÁ
- SO301 - REVIZNÍ ŠACHTA

SEZNAM STAVEBNÍCH OBJEKTŮ:

- SO 001 PŘÍPRAVA ÚZEMÍ
- SO 101 III/18329 CHVÁLENICE
- SO 103.1 CHODNÍKY
- SO 301 DEŠŤOVÁ KANALIZACE
- SO 302 ULIČNÍ VPUŠTI A PŘÍPOJKY

POZNÁMKA:

- ZÁKRES INŽENÝRSKÝCH SÍTÍ ODPOVÍDÁ PODKLADŮM PŘEDANÝCH JEDNOTLIVÝMI VLASTNÍKY POPŘ. JEJICH SPRÁVCÍ, PŘED ZAPOČETÍM ZEMNÍCH PRACÍ JE POVINNOSTÍ ZHOTOVITELE PROVÉST VYTÝČENÍ TRASY PODZEMNÍHO VEDENÍ A DOHRZET OCHRANNÉ PÁSMO A PODMINKY V TOMTO OCHRANNÉM PÁSMU.
- PŘESNOST VYTÝČENÍ DLE ČSN 730420-1, ČSN 730420-2, PRO VYTÝČENÍ BUDE POUŽITA PLATNÁ A OVĚŘENÁ VYTÝČOVACÍ SÍŤ STAVBY.

ČÁST C

VÝŠKOVÝ SYSTÉM BpV SOUŘADNICOVÝ SYSTÉM S-JTSK

Číslo změny:	Obsah změny:	Datum změny:
01	-	-
02	-	-
03	-	-

Objednatel:	SPRÁVA A ÚDRŽBA SILNIC PLZEŇSKÉHO KRAJE p.o. Kotěvská 462/162, 326 00 Plzeň telefon: +420 377 172 101 e-mail: suspk@suspk.eu
SÚSPK	

Generální projektant:	SUDOP PRAHA a.s. Olšanská 1a, 130 80 Praha 3 tel.: +420 267 094 111 e-mail: praha@sudop.cz	Hlavní inženýr projektu:	ING. LUKÁŠ SZABÓ
		Garant profese:	ING. LUKÁŠ SZABÓ

Sřídka:	PROJEKTOVÉ STŘEDISKO PLZEŇ
Vedoucí střediska:	ING. OTA HELLER
Středisko:	ING. LUKÁŠ SZABÓ

Název akce:	III/18329 CHVÁLENICE - PRŮTAH
Číslo smlouvy:	18-230.230
Projektový stupeň:	PDPS

Datum:	08/2019
Číslo části:	C
SOUHRNNÉ ŘEŠENÍ STAVBY	

Název přílohy:	Měřítko: 1:500	Počet formátů: 8x44
Číslo přílohy:	2	
KOORDINAČNÍ SITUACE		

DOCUMENT LZE UŽÍVAT POUZE VE SMYSLU PŘEBLÍŽNÉHO VÝKRESU. JEHO ČÁST NEMŮŽE BYTÍ DLE ZÁKONA Č.121/2000 Sb. ROPOVÍRÁNA NEBO JINYM ZPŮSOBEM ROZŠŘOVÁNA. BEZ SOUHLASU SUDOP PRAHA A.S.